

Legende:

- SW - Druckleitung, geplant
- SW - Leitung, geplant
- Gas
- Gas, neu geplant


	Pleißner & Partner Ingenieurbüro GmbH für Straßen-, Tiefbau-, Bauleitplanung und Umwelttechnik Tel.: (0 34 35) 90 40-0, Telefax: (0 34 35) 90 40 14		
	bearbeitet	05/11	Zeichen Schlegel
	gezeichnet	05/11	Noack
	geprüft	05/11	
I:\GEO-Vision\PROJEKTE\513.127\Lageplan\LP Druckleitung 1.GVP			

Nr.	Art der Änderung	Datum	Zeichen

Auftraggeber: AWV "Untere Döllnitz"	Projekt-Nr.: 513.127-1	Unterlage Nr. 6.2.
Ausführungsplanung	bearbeitet	Datum
Kanalisation Oschatz, OT Merkwitz	gezeichnet	Zeichen
	geprüft	
	Reg.-Nr.	
Planbezeichnung: Lageplan 1		
Maßstab 1 : 500		

VORABZUG

Aufgestellt: AWV "Untere Döllnitz"	Gezeichnet: AWV "Untere Döllnitz"
Oschatz, den	Oschatz, den
Geprüft: AWV "Untere Döllnitz"	Oschatz, den
Oschatz, den	Oschatz, den

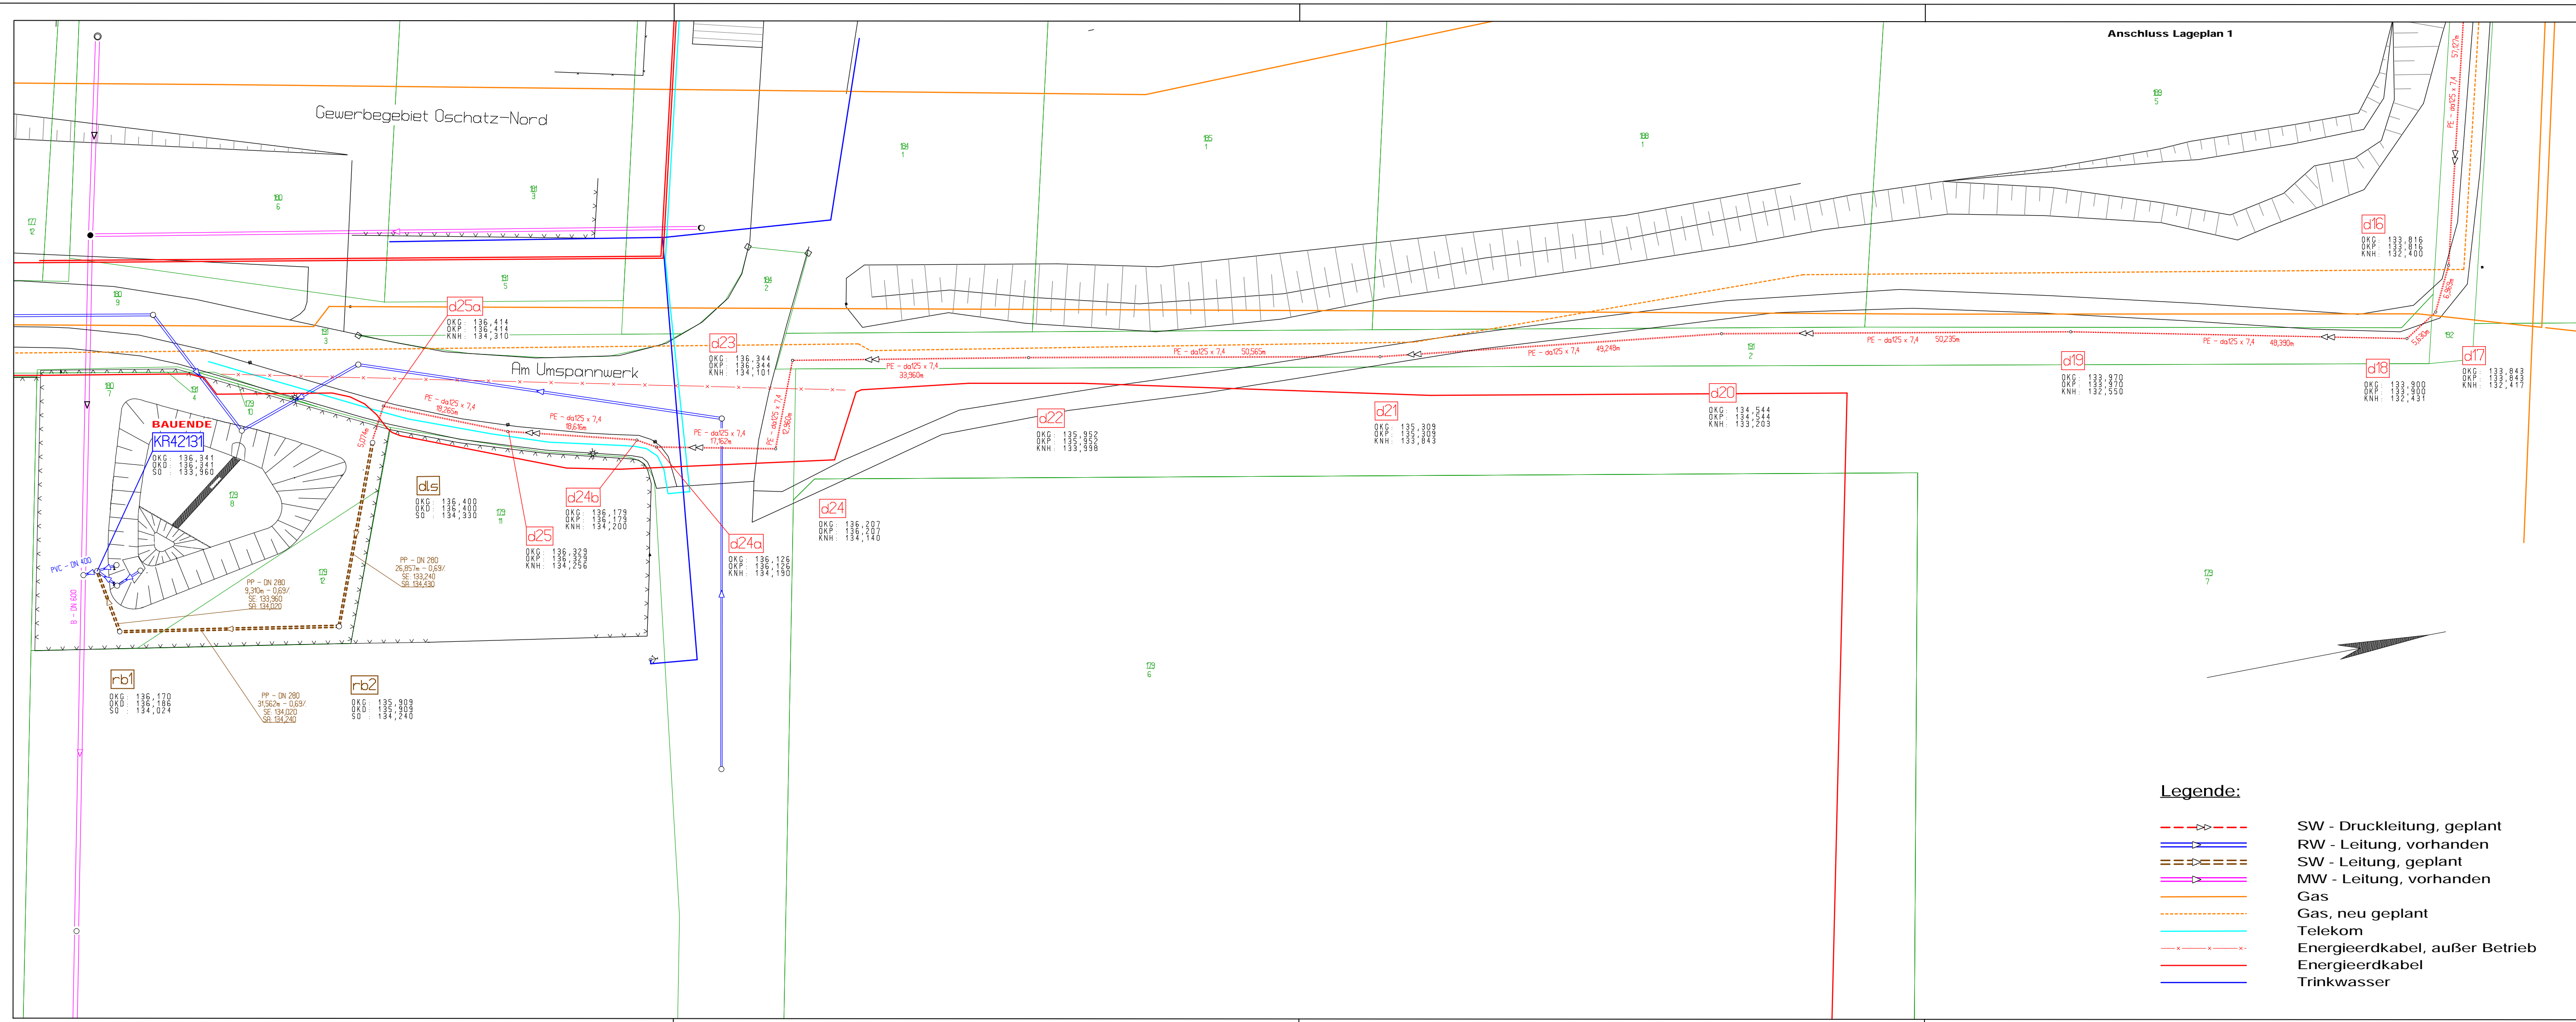

- Legende:**
- SW - Druckleitung, geplant
 - RW - Leitung, vorhanden
 - SW - Leitung, geplant
 - MW - Leitung, vorhanden
 - Gas
 - Gas, neu geplant
 - Telekom
 - Energieerdkabel, außer Betrieb
 - Energieerdkabel
 - Trinkwasser



Pleißner & Partner
 Ingenieurbüro GmbH für
 Straßen-, Tiefbau-, Bauleitplanung
 und Umwelttechnik
 Tel.: (0 34 35) 90 40-0, Telefax: (0 34 35) 90 40 14

	Datum	Zeichen
bearbeitet	05/11	Schlegel
gezeichnet	05/11	Noack
geprüft	05/11	

I:\GEO-Vision\PROJEKTE\513513.127\Lagepläne\LP Druckleitung 2.GVP

Nr.	Art der Änderung	Datum	Zeichen

Auftraggeber: AWV "Untere Döllnitz"		Projekt-Nr.: 513.17-1		Unterlage Nr. 6.3.	
Ausführungsplanung		bearbeitet		Datum	
		gezeichnet		Zeichen	
Kanalisation Oschatz, OT Merkwitz		geprüft		Reg.-Nr.	
		Planbezeichnung: Lageplan 2		Maßstab 1 : 500	
Aufgestellt: AWV "Untere Döllnitz"		Gezeichnet: AWV "Untere Döllnitz"		Geprüft: AWV "Untere Döllnitz"	
Oschatz, den		Oschatz, den		Oschatz, den	

VORABZUG