

Suchschachtung vor Kanalverlegung, ggf. Einbau von Rillenschellen zur Zugsicherung an den Muffenverbindungen und Einbau von Rohrschellen mit Betonanker und Betonriegel außerhalb der Muffenverbindungen (im Rohrbereich)

Suchschachtung vor Kanalverlegung, ggf. Einbau von Rillenschellen zur Zugsicherung an den Muffenverbindungen und Einbau von Rohrschellen mit Betonanker und Betonriegel außerhalb der Muffenverbindungen (im Rohrbereich)

Hinweise:
 Die Lage des unterirdischen Kabel- und leitungsbestandes wurde nach Angaben der Versorgungsunternehmen eingelesen. Für die Genauigkeit Lage- und Tiefen- und Vollständigkeit wird durch Fichtner W&T keine Garantie übernommen.
 Die Angaben entbinden den Baubetrieb nicht vom Einholen der Schachtscheine und allen weiteren Maßnahmen, wie Suchschachtungen vor Aufgrabungen zum umfassenden Schutz des unterirdischen Bestandes an Kanälen, Leitungen, Kabeln und Bauwerken.
 Die Flurstücksgrenzen entsprechen keiner amtlichen Vermessung. Sie wurden digitalisiert.
 Die Bohrpunkte wurden aus dem Baugrundgutachten des Büros für Geotechnik Fundamental übernommen.

Legende

Bestand

- Mischwasserkanal
- Trinkwasserleitung
- SW-Kanal 1., 2 und 3. BA
- Fernmeldekabel
- EV-Kabel, erdverlegt
- EV-Kabel, Freileitung
- Straßenbeleuchtungskabel
- Schutzrohr, Bestand
- RKS 1
- Rammkernsondierung bzw. Bohrung
- Flurstücksgrenze
- Flurstücksnummer
- Bauzaun von Kindertagesstätte, H= 2,0 m

Planung


Schmutzwasserkanal:

Schmutzwasserkanal, einschließlich Kontrollschacht, Grundstücksanschluss

Regenwasserkanal:

Regenwasserkanal, einschließlich Kontrollschacht, Grundstücksanschluss

Verdämmung vom vorh. MW-Sammler

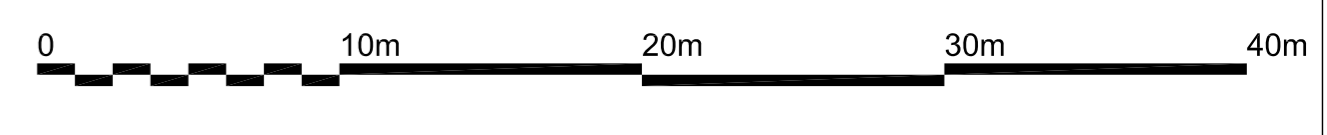

Zur Ausführung freigegeben:

Bauherr: _____ Datum: _____ Unterschrift: _____

Bauführung: _____ Datum: _____ Unterschrift: _____

Datenquellen:

Katasterdaten, Stand: _____ Vermessung, Datum: _____

f								
e								
d								
c								
b								
a	Ergänzung Bauzaun vor KfA, zusätzliche Hausanschlüsse RW und SW, Flurstück 339/6				15.1%	Cl	Cl	
Nr.	Art der Änderung				Datum	Gez.	Bearb.	Gepr.

FICHTNER
 WATER & TRANSPORTATION

Bauobjekt: Abwasserentsorgung der Ortslage Laas
 Kombinatweg

Gewerk: 4. Bauabschnitt
 Kombinatweg

Planinhalt: Lageplan - SW- / RW-Kanal

Leistungsphase: Ausführungsplanung

Anlage Nr.: 2
 Plan Nr.: 2.1

Maßstab: 1:250

Projekt Nr.: 615-3337
 Datenname: 15-337-BA-LAAS-AB-UP-6

Plangröße in m²:

Bauherr:	Planverfasser:	Datum:	Name:
Ulfert & Döllnitz	Fichtner		
Handwerkerstraße 38 - 04758 GutsMuths	Postfach 100000, 04109 Leipzig		
Telefon: 0341 351 6669-0	Telefon: 0341 24 29 3 - 0		
Fax: 0341 351 6669-19	Fax: 0341 24 29 3 - 19		
Internet: www.abwasser-oschatz.de	Internet: www.fichtner.de		

Datum / Unterschrift: _____ Datum / Unterschrift: _____

gez.: _____ gez.: _____